


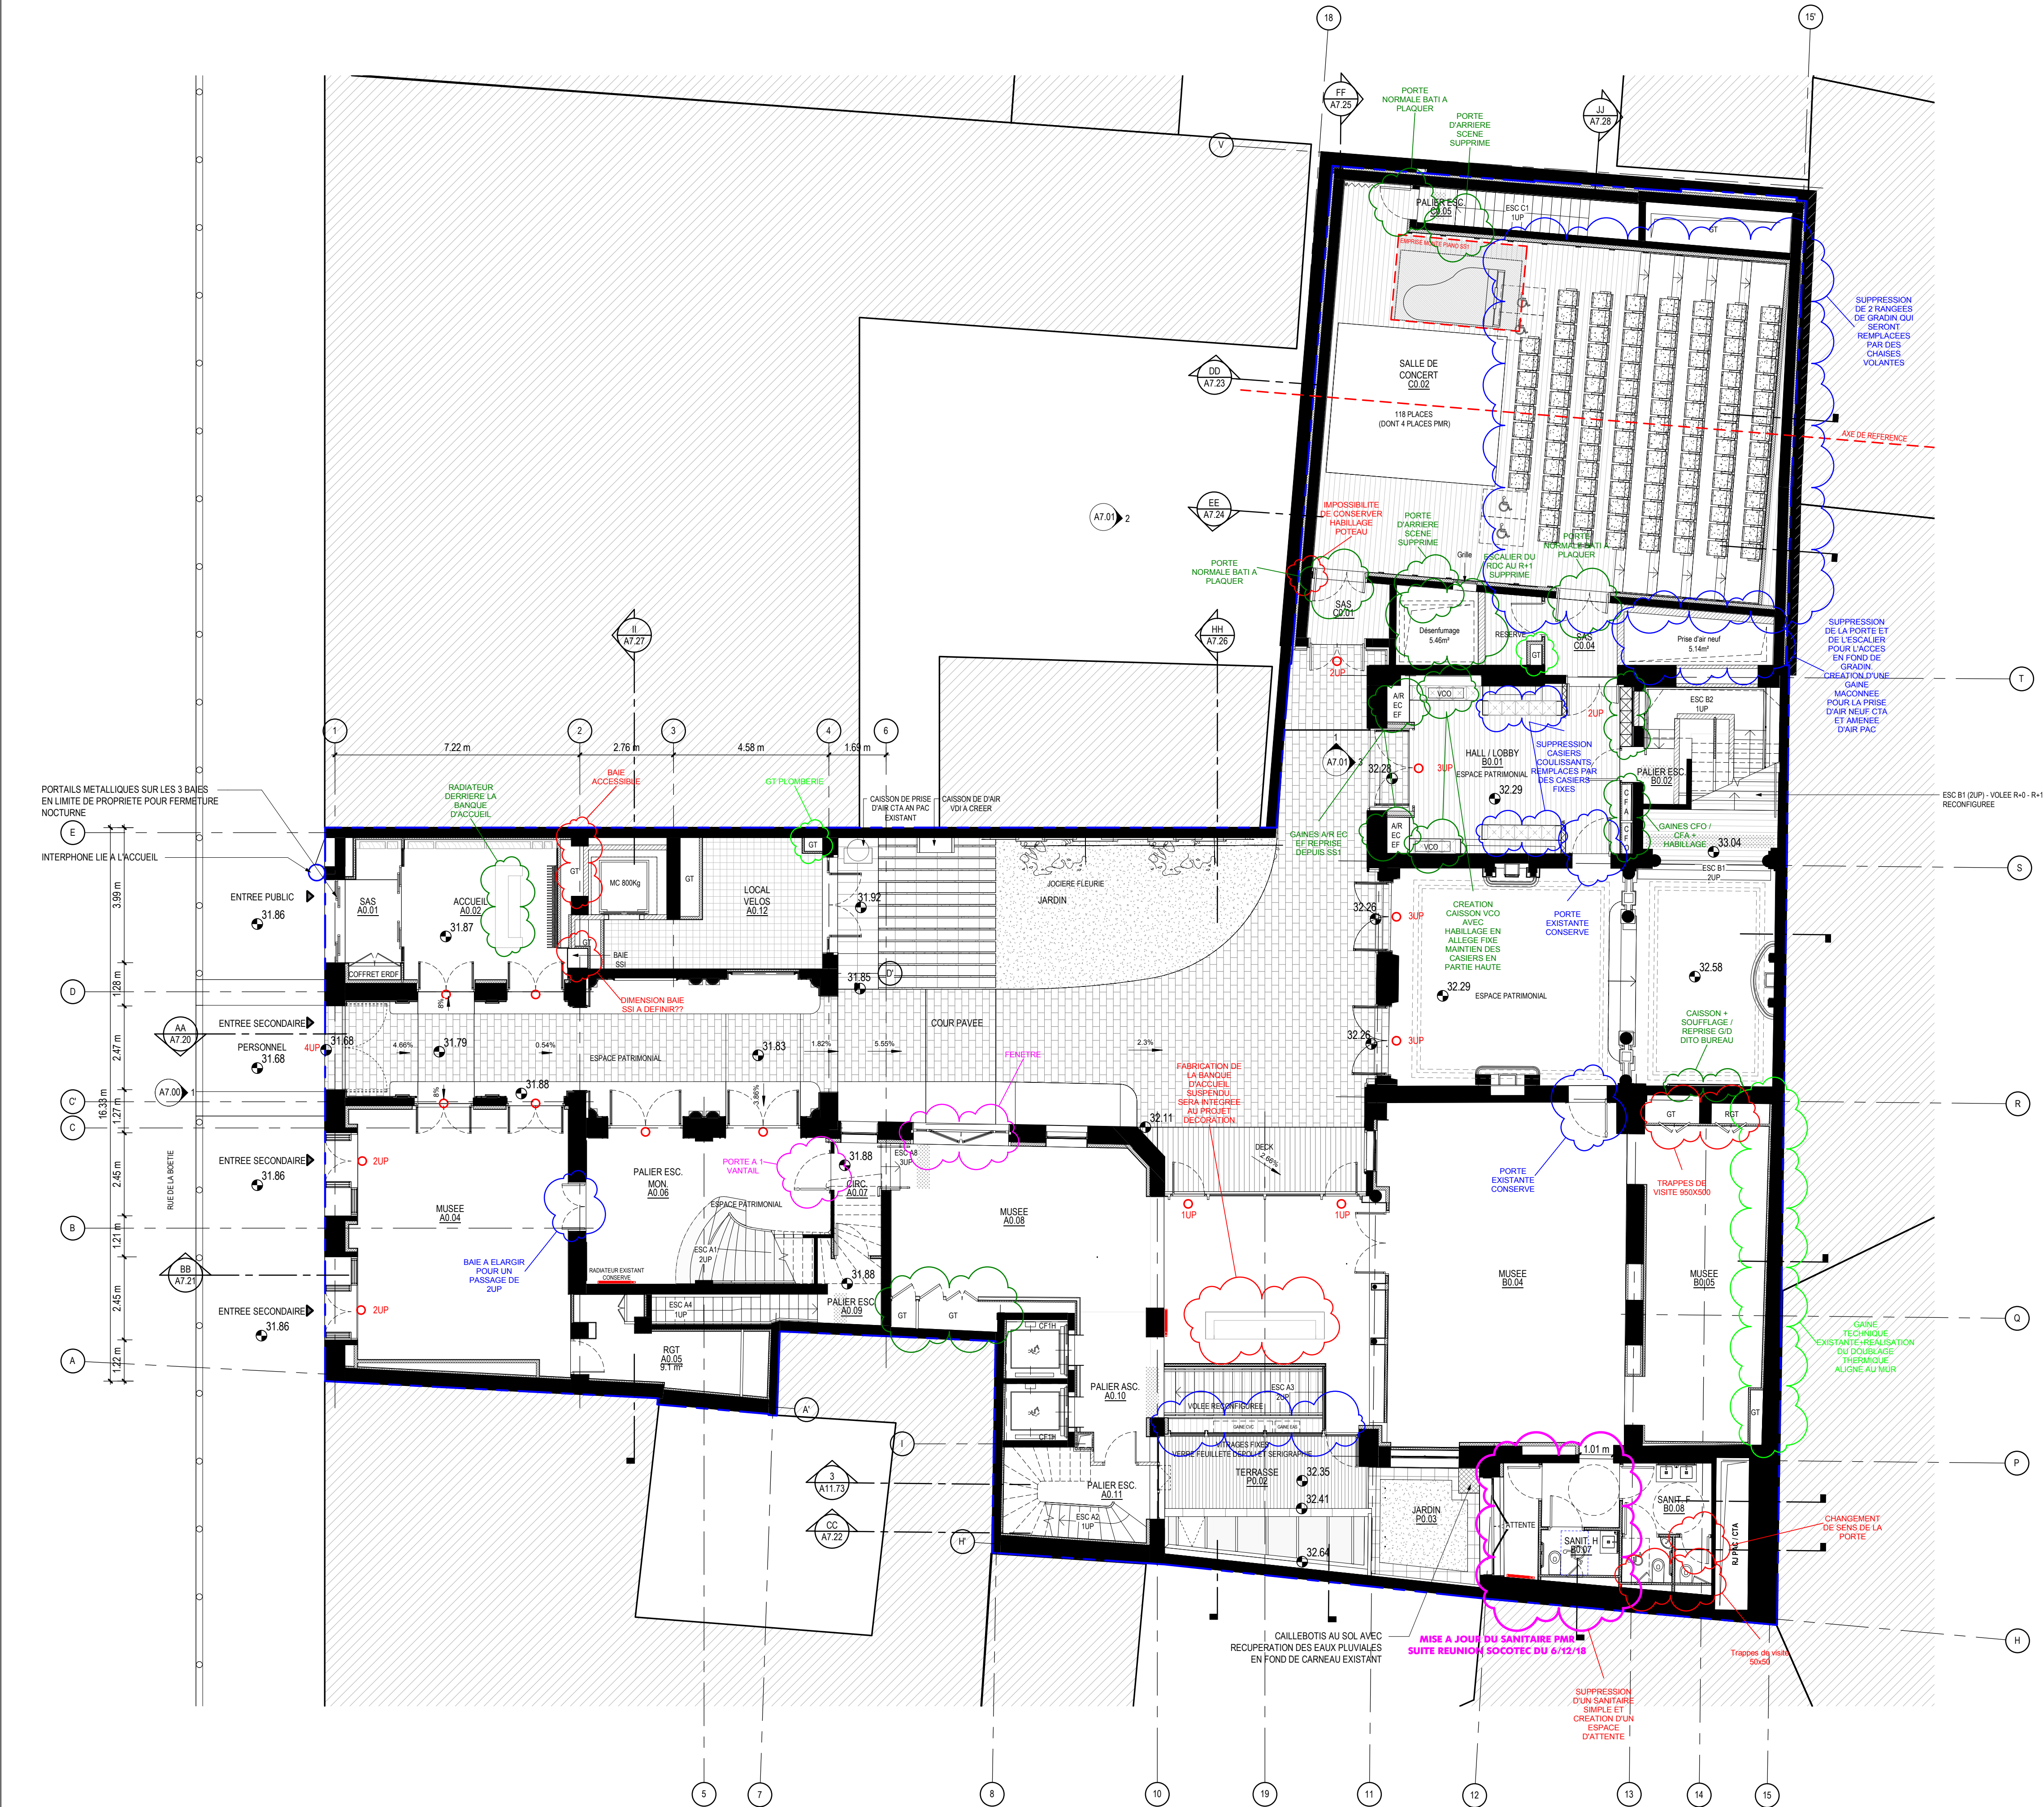


LEGENDE PORTE

- OUVERTURE AUTOMATIQUE A MANTENIR AVEC INTERPHONE EN LIAISON AVEC ACCUEIL
- PORTE AVEC SERRURE SUR ORGANIGRAMME
- PORTE AVEC SERRURE SUR ORGANIGRAMME
- PORTE SUR BADGE
- INTERPHONE AVEC OFFICE
- INTERPHONE DEPUIS OFFICE VERS ACCUEIL
- BARRE ANTI PANIQUE
- COTE CYLINDRE
- COTE BOUTON MOLETTE
- ASSERVI SSI

LEGENDE INDICE

- INDICE A
- INDICE B
- INDICE C
- INDICE D
- INDICE E

Copyright © by Studios Architecture 2014

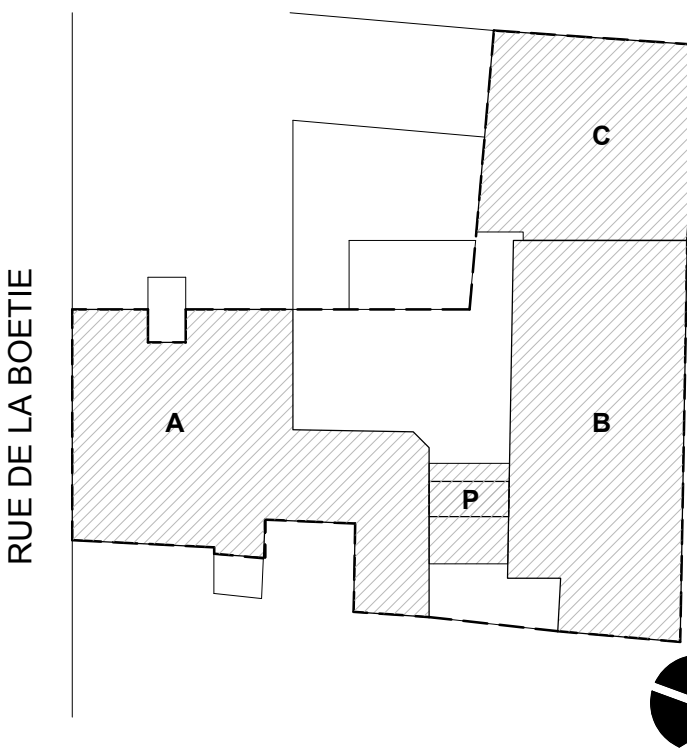

Opération


CENTRE CULTUREL COREEN

20 RUE DE LA BOETIE, 75008 PARIS, FRANCE

Maitre d'ouvrage CENTRE CULTUREL COREEN 2 avenue d'Iéna 75116 Paris Tel: 01 47 20 86 38 Fax: 01 47 20 86 38	Architecte STUDIOS Architecture 63, avenue des Champs Elysees 75008 PARIS Tel: 01 44 95 86 60 Fax: 01 45 61 05 51	
Bureau de Contrôle SOCOTEC Pôle Construction Paris - 4 rue du Colonel Dorian 75040 Paris Cedex 01 Tel: 01 44 76 17 14 Fax: 01 44 76 17 14	Coordonnateur SPS COREGI 36 rue de Fontenille 75003 Paris Tel: 01 42 85 59 50 Fax: 01 42 85 59 50	
BET Fluides, CVC, Plomberie, Thermique, Acoustique ELITHIS 10 boulevard de Champagne BP 41 249 - 21012 Dijon Cedex Tel: 03 80 43 92 22 Fax: 03 80 43 92 22	BET Structure SCYNA 4 4 place des Bouleaux 94 200 Iry sur Seine Tel: 01 46 70 24 24 Fax: 01 46 70 24 24	
Eclairagiste AARTILL 12 rue de la Forêt 95 100 Montmorency Tel: 01 39 89 57 23 Fax: 01 39 89 57 23	Consultant Sécurité et Accessibilité JCD CONSULTING 7, cours des longs prés 92 100 Boulogne Tel: 06 30 26 90 00 Fax: 01 47 75 14 14	
BET Audiovisuel VIDELIO-IEC 141 avenue des Gratiotons 92 230 Gennevilliers Tel: 06 22 43 43 73 Fax: 06 22 43 43 73	Payagiste AGENCE AUGUST 15 rue Pouchet 75 017 Paris Tel: 01 42 28 54 60 Fax: 01 42 28 54 60	
Coordinateur SSI ELITHIS 10 boulevard de Champagne BP 41 249 - 21012 Dijon Cedex Tel: 03 80 43 92 22 Fax: 03 80 43 92 22	Geomètre expert ROBIN ET ASSOCIES Bureau La Défense - 25 jardins Boileau 92 800 Puteaux Tel: 01 47 75 14 14 Fax: 01 47 75 14 14	
Economiste GVI 4 allée des Ambalats BP8 94 420 Le Plessis Trévise Tel: 01 49 62 12 30 Fax: 01 49 62 12 30	BET Façades, Éclairage GVI 4 allée des Ambalats BP8 94 420 Le Plessis Trévise Tel: 01 49 62 12 30 Fax: 01 49 62 12 30	
Emetteur Issued by STUDIOS architecture N°Projet 16015	Vérifié par Checked by Vérificateur Date 27/12/2018	Dessiné par Drawn by Auteur Date 27/12/2018

Norme de l'échelle File name C:\Users\Studio\Documents\REVIT\LOCAL\CENTRE CULTUREL COREEN - 2018_niveau R+0					
Titre du dessin Drawing Title PLAN D'ETAGE - R+0					
A2.00					
Phase	Emetteur	Lot	Bât	Zone	Indice
PRO	STU	ARC	TB	TZ	E

NOTA:
TOUTES LES COTES DE NIVEAUX SONT ATTACHEES AU SYSTEME NVP (NIVEAU VILLE DE PARIS)
TOUT CE QUI EST DESSINE HORS DE LA LIMITE DE PROPRIETE EST EXCLUSIVEMENT A TITRE INDICATIF

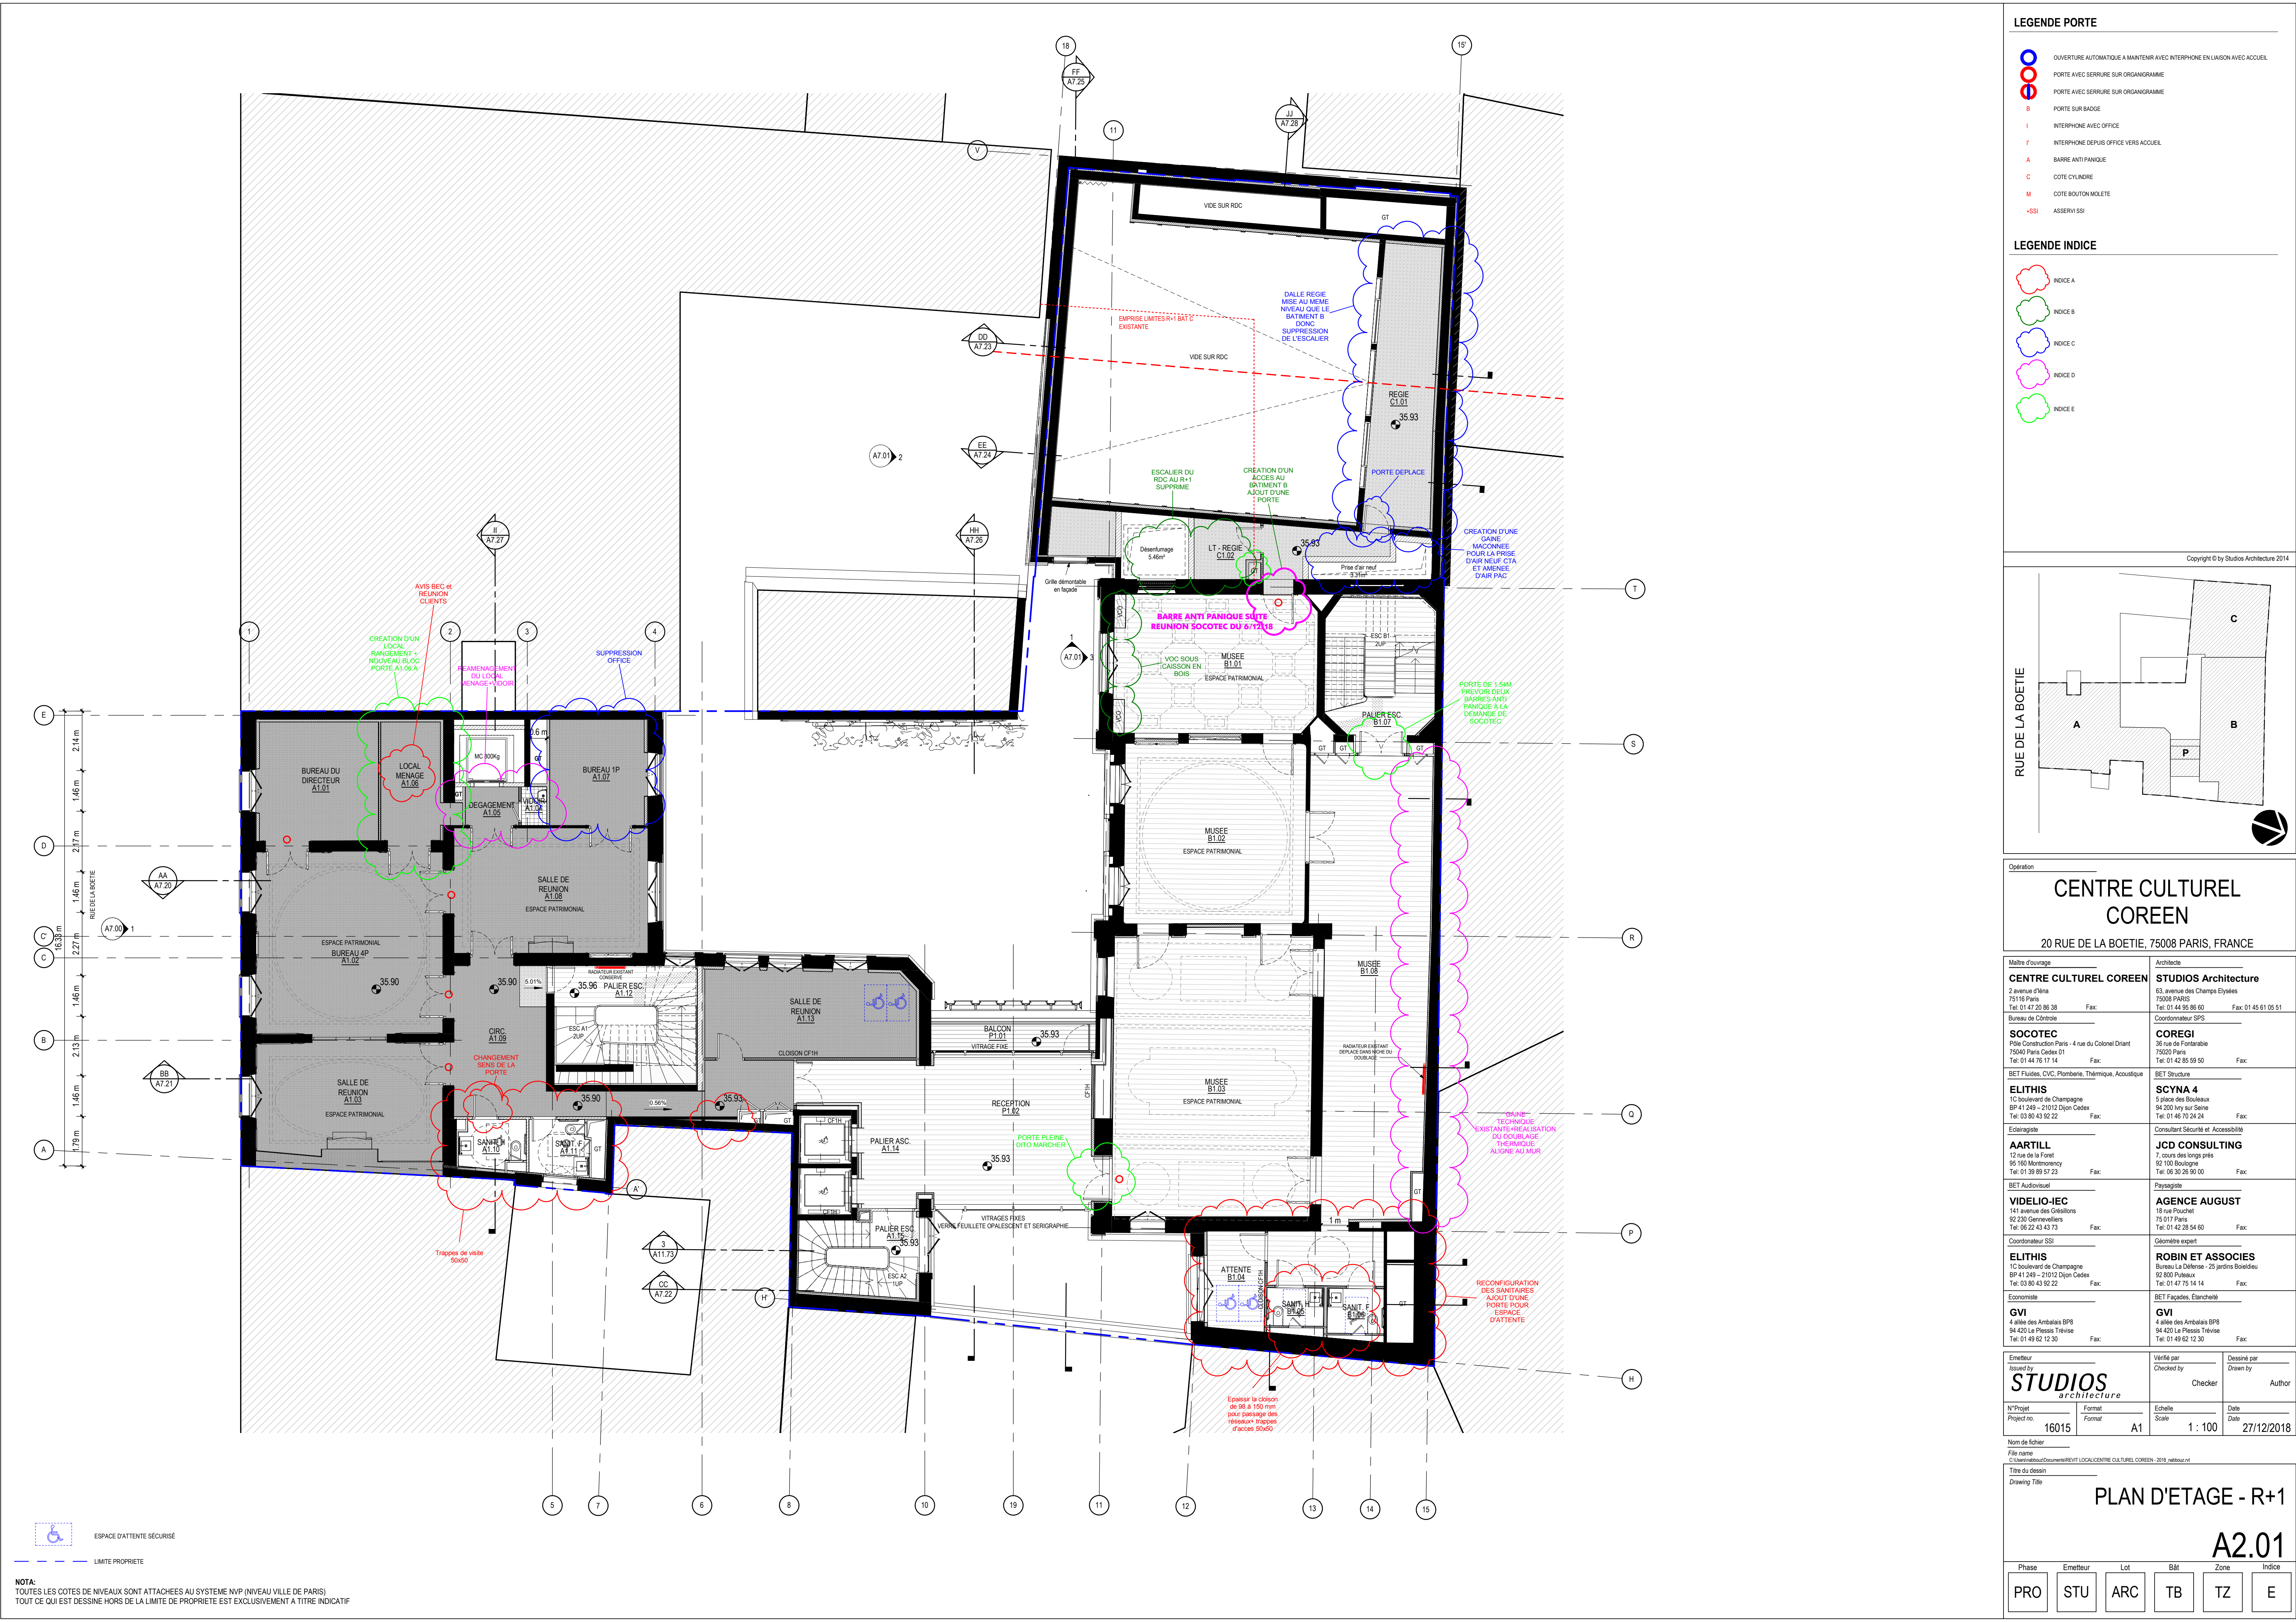


LEGENDE PORTE

- OUVERTURE AUTOMATIQUE A MANTENIR AVEC INTERPHONE EN LAISON AVEC ACCUEIL
- PORTE AVEC SERRURE SUR ORGANIGRAMME
- PORTE AVEC SERRURE SUR ORGANIGRAMME
- PORTE SUR BADGE
- INTERPHONE AVEC OFFICE
- INTERPHONE DEPUIS OFFICE VERS ACCUEIL
- BARRE ANTI PANIQUE
- COTE CYLINDRE
- COTE BOUTON MOLETTE
- ASSERVI SSI

LEGENDE INDICE

- INDICE A
- INDICE B
- INDICE C
- INDICE D
- INDICE E

Copyright © by Studios Architecture 2014

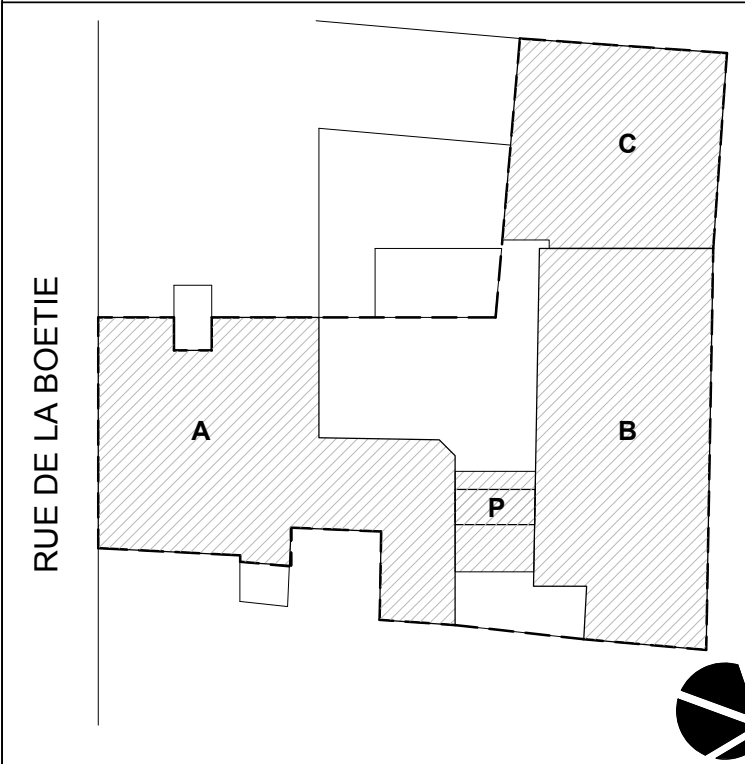

Opération

CENTRE CULTUREL COREEN

20 RUE DE LA BOETIE, 75008 PARIS, FRANCE

CENTRE CULTUREL COREEN		STUDIOS Architecture					
2 avenue d'Iéna 75116 Paris Tel: 01 47 20 86 38 Fax: 01 47 20 86 38		63, avenue des Champs Elysées 75008 PARIS Tel: 01 44 95 86 60 Fax: 01 45 61 05 51					
Bureau de Contrôle		Coordonnateur SPS					
SOCOTEC		COREGI					
Pôle Construction Paris - 4 rue du Colonel Driant 75040 Paris Cedex 01 Tel: 01 44 76 17 14 Fax: 01 44 76 17 14		36 rue de Fontenay 75003 Paris Tel: 01 42 85 59 59 Fax: 01 42 85 59 59					
BET Fluides, CVC, Plomberie, Thermique, Acoustique		BET Structure					
ELITHIS		SCYNA 4					
10 boulevard de Champagne BP 41 249 - 21012 Dijon Cedex Tel: 03 80 43 92 22 Fax: 03 80 43 92 22		5 place des Bouleaux 94 200 Iry sur Seine Tel: 01 46 70 24 24 Fax: 01 46 70 24 24					
Eclairagiste		Consultant Sécurité et Accessibilité					
AARTILL		JCD CONSULTING					
12 rue de la Forêt 95 100 Montmagny Tel: 01 39 89 57 23 Fax: 01 39 89 57 23		7, cours des longs prés 92 100 Boulogne Tel: 06 30 26 90 00 Fax: 06 30 26 90 00					
BET Audiovisuel		Paysagiste					
VIDELIO-IEC		AGENCE AUGUST					
141 avenue des Colonnades 92 230 Gennevilliers Tel: 06 22 43 43 73 Fax: 06 22 43 43 73		15 rue Pouchet 75 017 Paris Tel: 01 42 28 54 60 Fax: 01 42 28 54 60					
Coordonnateur SSI		Géomètre expert					
ELITHIS		ROBIN ET ASSOCIES					
10 boulevard de Champagne BP 41 249 - 21012 Dijon Cedex Tel: 03 80 43 92 22 Fax: 03 80 43 92 22		Bureau La Défense - 25 jardins Boileau 92 800 Puteaux Tel: 01 47 75 14 14 Fax: 01 47 75 14 14					
Economiste		BET Façades, Éclairage					
GVI		GVI					
4 allée des Ambalats BP8 94 420 Le Plessis Trévise Tel: 01 49 62 12 30 Fax: 01 49 62 12 30		4 allée des Ambalats BP8 94 420 Le Plessis Trévise Tel: 01 49 62 12 30 Fax: 01 49 62 12 30					
Emetteur Issued by		Vérifié par Checked by		Dessiné par Drawn by			
STUDIOS architecture		Checker		Author			
N°Projet Project no.		Format Format		Echelle Scale		Date Date	
16015		A1		1 : 100		27/12/2018	

Norme de l'échelle

File name
C:\Users\Studio\Documents\REVIT\LOCAL\CENTRE CULTUREL COREEN - 2018_niveau.rvt

Titre du dessin
Drawing Title

PLAN D'ETAGE - R+1

A2.01

Phase	Emetteur	Lot	Bât	Zone	Indice
PRO	STU	ARC	TB	TZ	E

NOTA:
TOUTES LES COTES DE NIVEAUX SONT ATTACHEES AU SYSTEME NVP (NIVEAU VILLE DE PARIS)
TOUT CE QUI EST DESSEINE HORS DE LA LIMITE DE PROPRIETE EST EXCLUSIVEMENT A TITRE INDICATIF



ESPACE D'ATTENTE SÉCURISÉ

NOTA:
TOUTES LES COTES DE NIVEAUX SONT ATTACHEES AU SYSTEME NVP (NIVEAU VILLE DE PARIS)
TOUT CE QUI EST DESSINE HORS DE LA LIMITE DE PROPRIETE EST EXCLUSIVEMENT A TITRE INDICATIF

LEGENDE PORTE

- | | |
|---|---|
|  | OUVERTURE AUTOMATIQUE A MAINTIEN AVEC INTERPHONE EN LIASON AVEC ACCUEIL |
|  | PORTE AVEC SERRURE SUR ORGANIGRAMME |
|  | PORTE AVEC SERRURE SUR ORGANIGRAMME |
| B | PORTE SUR BADGE |
| I | INTERPHONE AVEC OFFICE |
| F | INTERPHONE DEPUIS OFFICE VERS ACCUEIL |
| A | BARRE ANTI PANIQUE |
| C | COTE CYLINDRE |
| M | COTE BOUTON MOLETTE |
| -SSI | ASSERVI SSI |

LEGENDE INDICE

-
- INDICE A
- INDICE B
- INDICE C
- INDICE D
- INDICE E

Copyright © by Studios Architecture 2014



Opération

CENTRE CULTUREL
COREEN

20 RUE DE LA BOETIE, 75008 PARIS, FRANCE

Centre Culturel Cœur de CENTRE CULTUREL COEUR DE 6 avenue d'Alsace 5116 Paris Tel: 01 47 20 86 38 Fax: 01 47 20 86 38 Bureau de Contact		Architecture STUDIOS Architecture 63 avenue des Champs Elysees 75008 PARIS Tel: 01 44 95 86 86 Fax: 01 45 81 05 51 Coordinateur SP5	
SOCCOTEC POE Construction Paris - 4 rue du Colonel Driant 93400 Paris Cedex 19 Tel: 01 44 74 16 17 Fax: 01 46 70 16 17 BET Fluides, CVC, Plomberie, Thermique, Acoustique		COREGI 36 rue de Fontenille 93400 Paris Cedex 19 Tel: 01 45 85 59 90 Fax: 01 45 85 59 90 BET Structure	
ELUTHIS C Isolateur de Champagne 425 424 429 - 21012 Dijon Cedex Tel: 03 80 41 93 22 Fax: 03 80 41 93 22 Citerne		SCYNA 4 5 place des Boulevards 94000 Paris Cedex 12 Tel: 01 46 70 34 24 Fax: 01 46 70 34 24 Consultant Sécurité et Accessibilité	
AARTIST 11 rue de la Fontaine 185 180 Montmorency Tel: 01 39 89 57 23 Fax: 01 39 89 57 23 BET Audiovisuel		JCD CONSULTING 7, cours des Lamps 92 100 Boulogne Tel: 06 30 26 90 00 Fax: 06 30 26 90 00 Paysagiste	
VIDEULO-IEC 141 avenue des Grésilles 92 230 Gennevilliers Tel: 06 22 43 43 73 Fax: 06 22 43 43 73 Coordinateur SSI		AGENCE AUGUST 18 rue Pouchet 75 017 Paris Tel: 01 42 28 54 60 Fax: 01 42 28 54 60 Géomètre expert	
ELUTHIS C Isolateur de Champagne BP 41 249 - 21012 Dijon Cedex Tel: 03 80 43 92 22 Fax: 03 80 43 92 22 Economiste		ROBIN ET ASSOCIES Bureau La Défense - 25 jardins Boidieu 92000 Puteaux Tel: 01 47 75 14 14 Fax: 01 47 75 14 14 BET Façades, Éclairage	
GVI 4 allée des Ambulans BP8 425 424 420 Le Plessis Trévise Tel: 01 49 62 12 30 Fax: 01 49 62 12 30 Emballage		GVI 4 allée des Ambulans BP8 425 424 420 Le Plessis Trévise Tel: 01 49 62 12 30 Fax: 01 49 62 12 30 Verrière par	
STUDIOS architecte 16015 A1		Designé par Drawn by Checked by Author	
Echelle Scale 1 : 100		Date Date 27/12/2018	

Nom de fichier

File name
C:\Users\nabbouz\Documents\REVIT LOCAL\CENTRE CULTUREL COREEN - 2018_nabbouz.rvt

Titre du dessin


PLAN D'ETAGE - R+2

A2.02

Phase	Emetteur	Lot	Bât	Zone	Indice
PRO	STU	ARC	TB	TZ	E



Phase	Emetteur	Lot	Bât	Zone	Indice
PRO	STU	ARC	TB	TZ	D

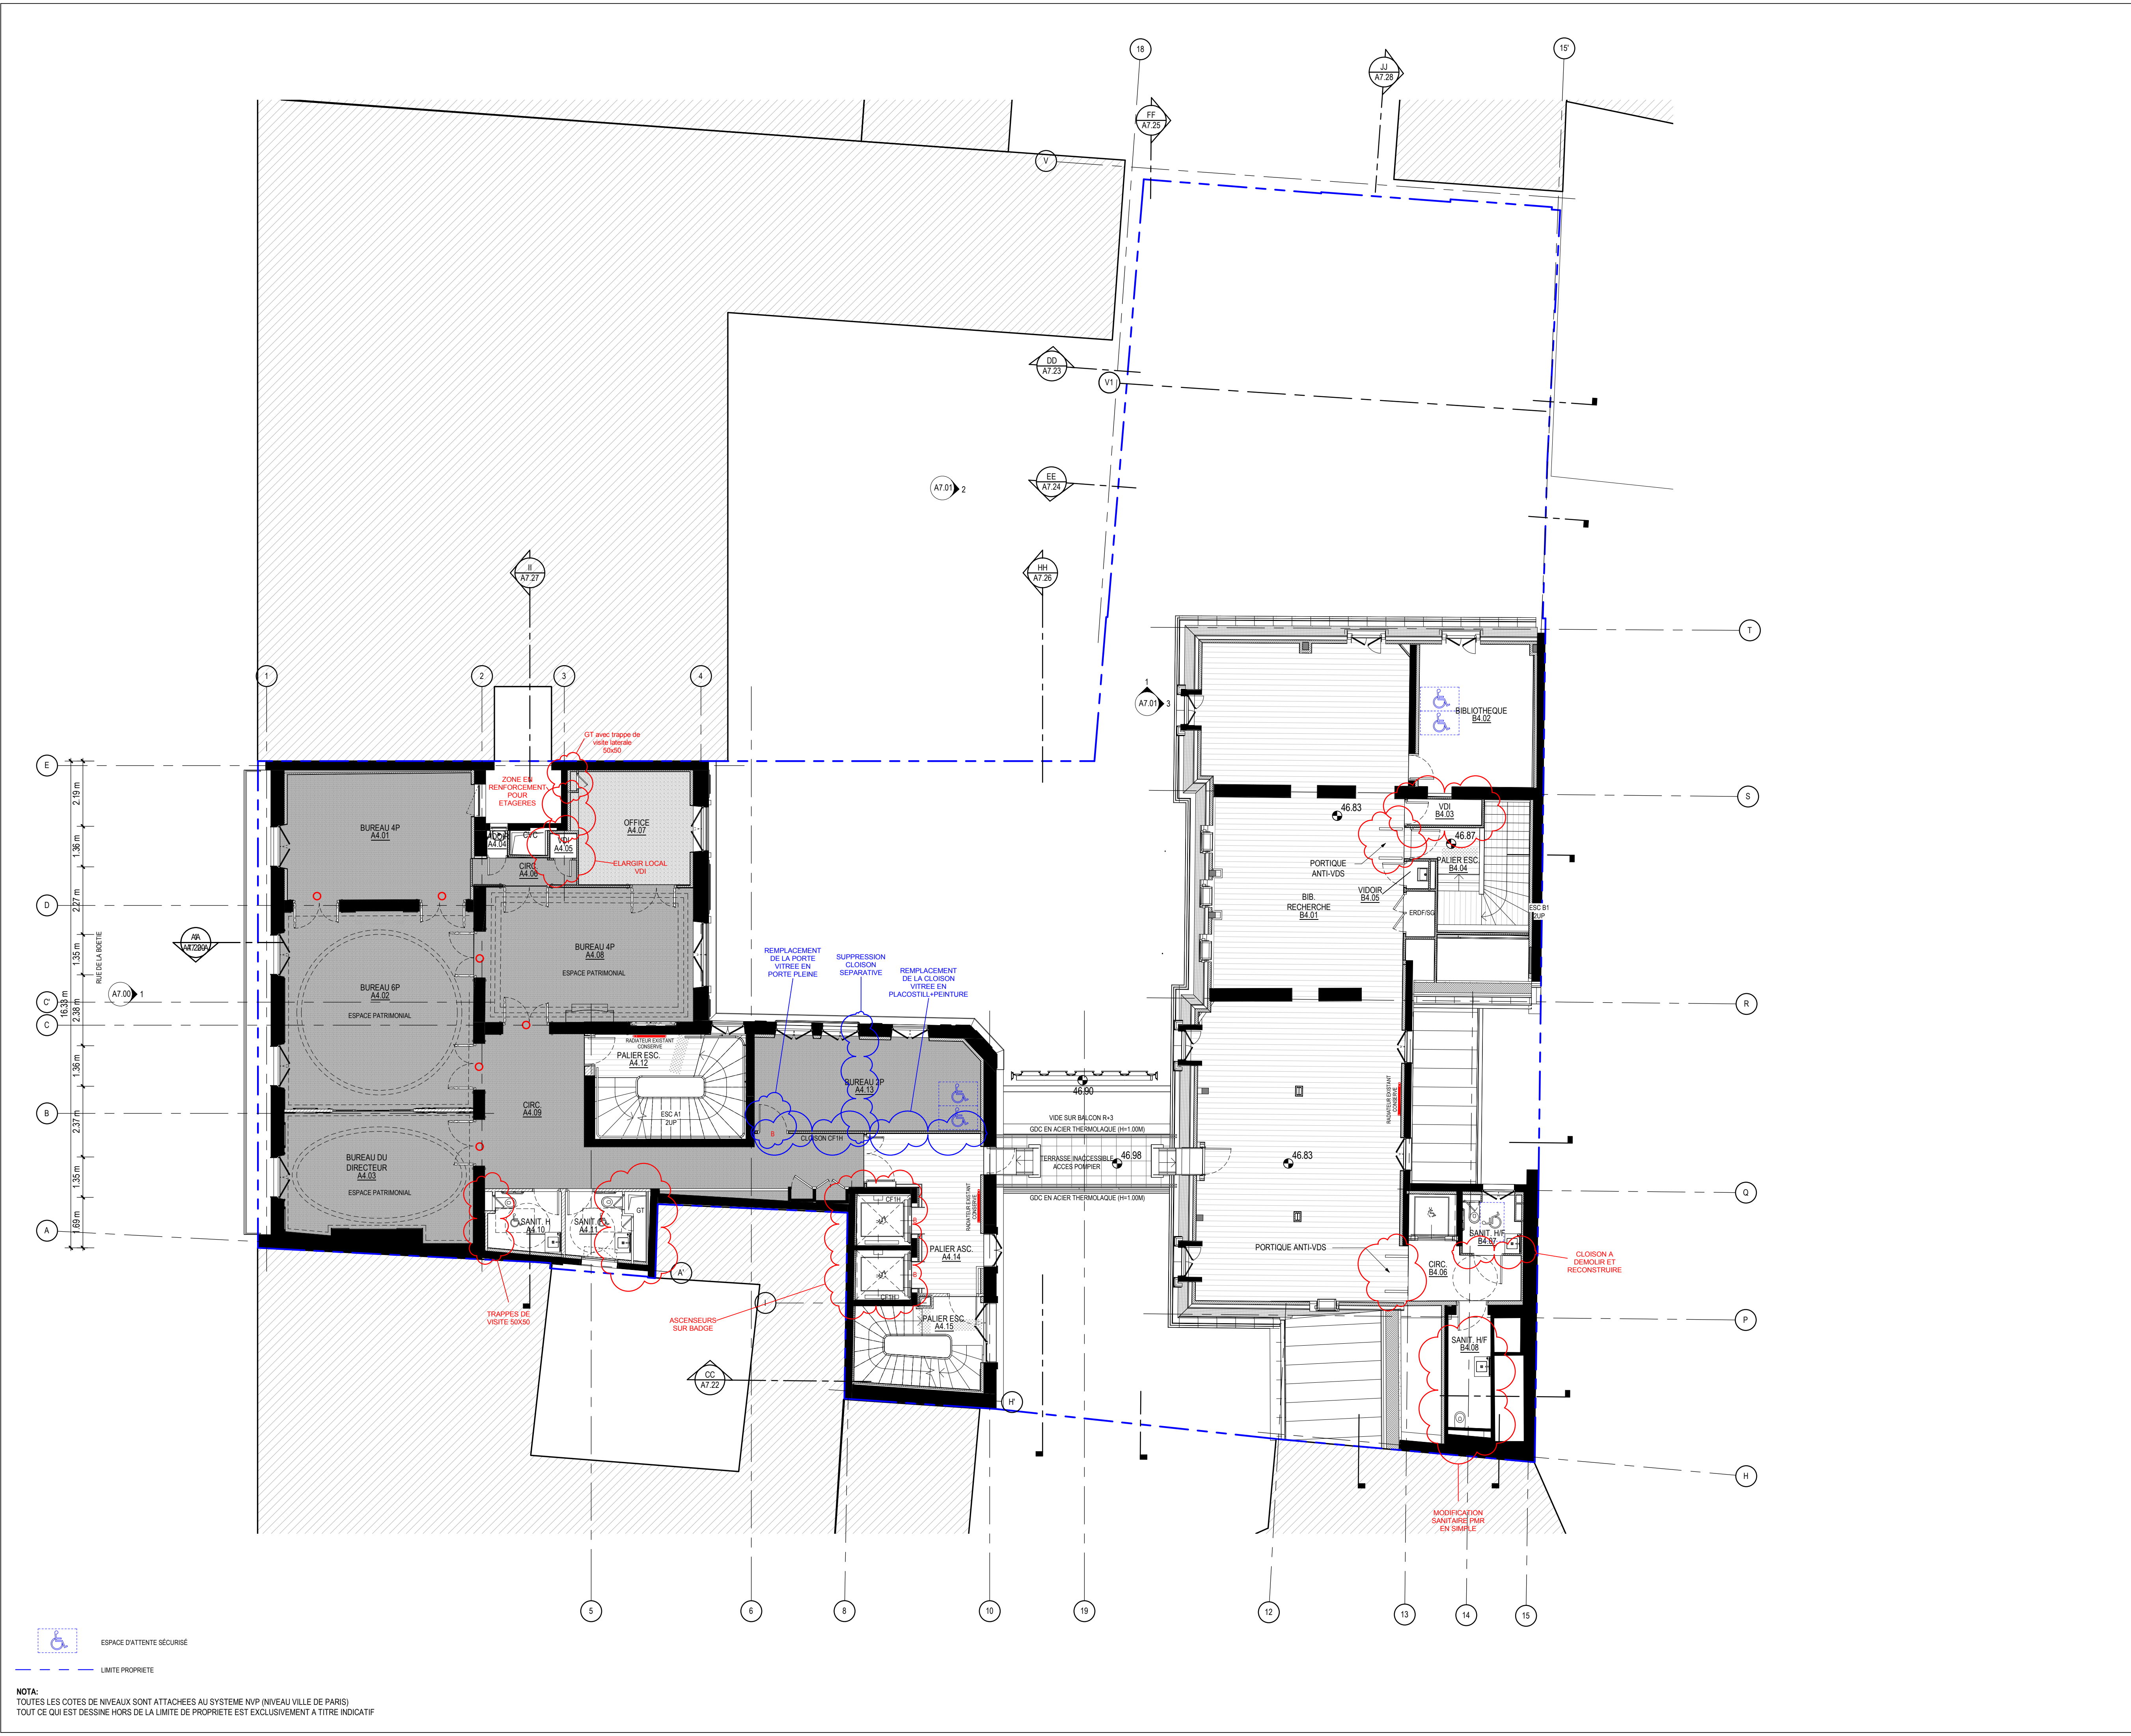

LEGENDE PORTE

OUVERTURE AUTOMATIQUE A MANTENIR AVEC INTERPHONE EN LIAISON AVEC ACCUEIL

PORTE AVEC SERRURE SUR ORGANIGRAMME

PORTE AVEC SERRURE SUR ORGANIGRAMME

PORTE SUR BADGE

INTERPHONE AVEC OFFICE

INTERPHONE DEPUIS OFFICE VERS ACCUEIL

BARRE ANTI PANIQUE

COTE CYLINDRE

COTE BOULTON MOLETTE

ASSERVI SSI

LEGENDE INDICE

INDICE A

INDICE B

INDICE C

INDICE D

INDICE E

Opération

CENTRE CULTUREL COREEN

20 RUE DE LA BOETIE, 75008 PARIS, FRANCE

Maitre d'ouvrage

CENTRE CULTUREL COREEN

2 avenue d'Iéna
75116 Paris
Tel: 01 47 20 86 38
Fax:

Architecte

STUDIOS Architecture

63, avenue des Champs Elysées
75008 PARIS
Tel: 01 44 95 86 60
Fax: 01 45 61 05 51

Bureau de Contrôle

SOCOTEC

Pôle Construction Paris - 4 rue du Colonel Driant
75040 Paris Cedex 01
Tel: 01 44 76 17 14
Fax:

Coordonnateur SPS

COREGI

36 rue de Fontarabie
75020 Paris
Tel: 01 42 85 59 50
Fax:

BET Fluides, CVC, Plomberie, Thermique, Acoustique

ELITHIS

10 boulevard de Champagne
BP 41 249 - 21012 Dijon Cedex
Tel: 03 80 43 92 22
Fax:

BET Structure

SCYNA 4

5 place des Bouleaux
94 200 Iry sur Seine
Tel: 01 46 70 24 24
Fax:

Eclairagiste

AARTILL

12 rue de la Forêt
95 100 Montmorency
Tel: 01 39 89 57 23
Fax:

Consultant Sécurité et Accessibilité

JCD CONSULTING

7, cours des longs prés
92 100 Boulogne
Tel: 06 30 26 90 00
Fax:

BET Audiovisuel

VIDELIO-IEC

141 avenue des Citadins
92 230 Gennevilliers
Tel: 06 22 43 43 73
Fax:

Payagiste

AGENCE AUGUST

18 rue Pouchet
75 017 Paris
Tel: 01 42 28 54 60
Fax:

Coordonnateur SSI

ELITHIS

10 boulevard de Champagne
BP 41 249 - 21012 Dijon Cedex
Tel: 03 80 43 92 22
Fax:

Géomètre expert

ROBIN ET ASSOCIES

Bureau La Défense - 25 jardins Boileau
92 800 Puteaux
Tel: 01 47 75 14 14
Fax:

Economiste

GVI

4 allée des Ambalats BP8
94 420 Le Plessis Trévise
Tel: 01 49 62 12 30
Fax:

BET Façades, Éclairage

GVI

4 allée des Ambalats BP8
94 420 Le Plessis Trévise
Tel: 01 49 62 12 30
Fax:

Emetteur

Issued by

STUDIOS
architecture

N°Projet
Project no.

16015

Format

Format

Vérifié par

Checked by

Vérificateur

Echelle
Scale

1 : 100

Date
Date

27/12/2018

Dessiné par

Drawn by

Auteur

Norm de fichier

File name

C:\Users\mabou\Documents\REVIT\LOCAL\CENTRE CULTUREL COREEN - 2018_niveau R+4

Titre du dessin

Drawing Title

PLAN D'ETAGE - R+4

A2.04

Phase

Emetteur

Lot

Bât

Zone

Indice

PRO

 
STU

ARC

TB

TZ

C



LEGENDE INDICE

	INDICE A
	INDICE B
	INDICE C
	INDICE D
	INDICE E

Copyright © by Studios Architecture 2014




nom de fichier le nom Users\rabbouz\Documents\REVIT LOCAL\CENTRE CULTUREL COREEN - 2019_rabbouz.rvt titre du dessin Drawing Title
--

PLAN D'ETAGE - R+6

A2.06

Phase	Emetteur	Lot	Bât	Zone	Indice
PRO	STU	ARC	TB	TZ	C

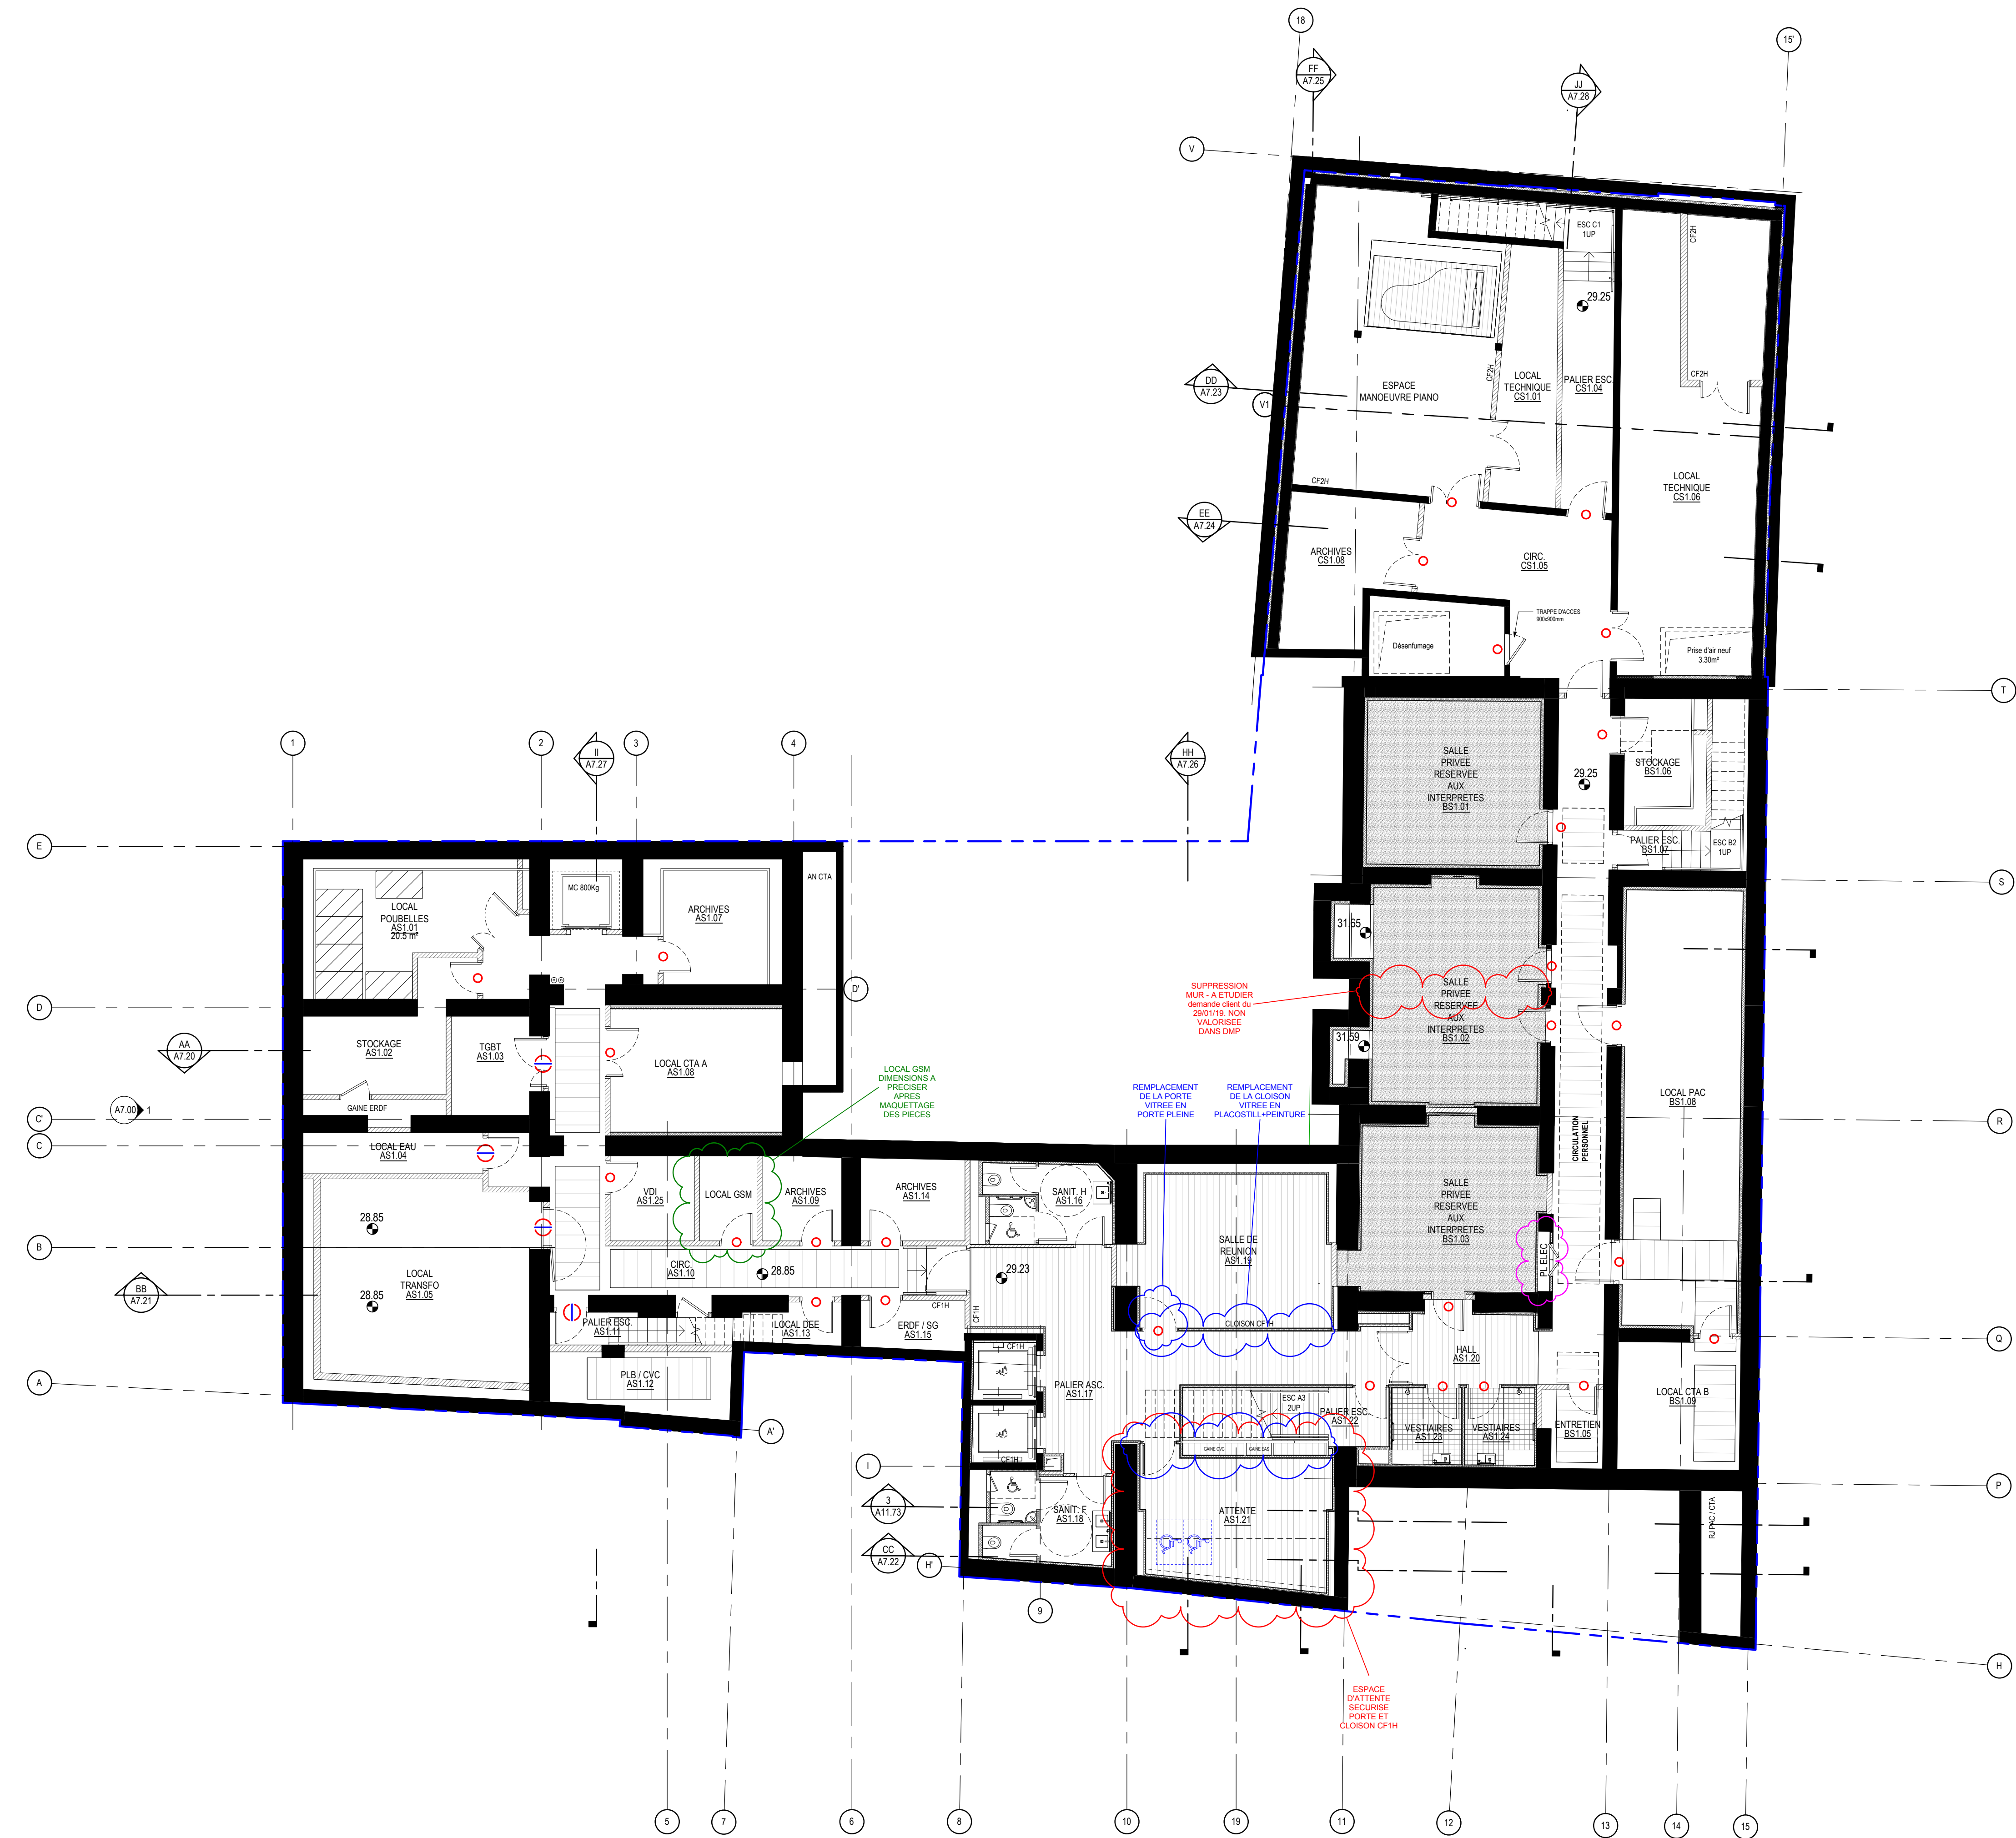

 ESPACE D'ATTENTE SECURISEE

NOTA:
TOUTES LES COTES DE NIVEAUX SONT ATTACHEES AU SYSTEME N+P (NIVEAU VILLE DE PARIS)
TOUT CE QUI EST DESSINE HORS DE LA LIMITE DE PROPRIETE EST EXCLUSIVEMENT A TITRE INDICATIF


LEGENDE PORTE

-  OUVERTURE AUTOMATIQUE A MANTENIR AVEC INTERPHONE EN LAISON AVEC ACCUEIL
-  PORTE AVEC SERRURE SUR ORGANIGRAMME
-  PORTE AVEC SERRURE SUR ORGANIGRAMME
-  PORTE SUR BADGE
-  INTERPHONE AVEC OFFICE
-  INTERPHONE DEPUIS OFFICE VERS ACCUEIL
-  BARRE ANTI PANIQUE
-  COTE CYLINDRE
-  COTE BOUTON MOLETTE
-  ASSERVI SSI

LEGENDE INDICE

-  INDICE A
-  INDICE B
-  INDICE C
-  INDICE D
-  INDICE E

Copyright © by Studios Architecture 2014

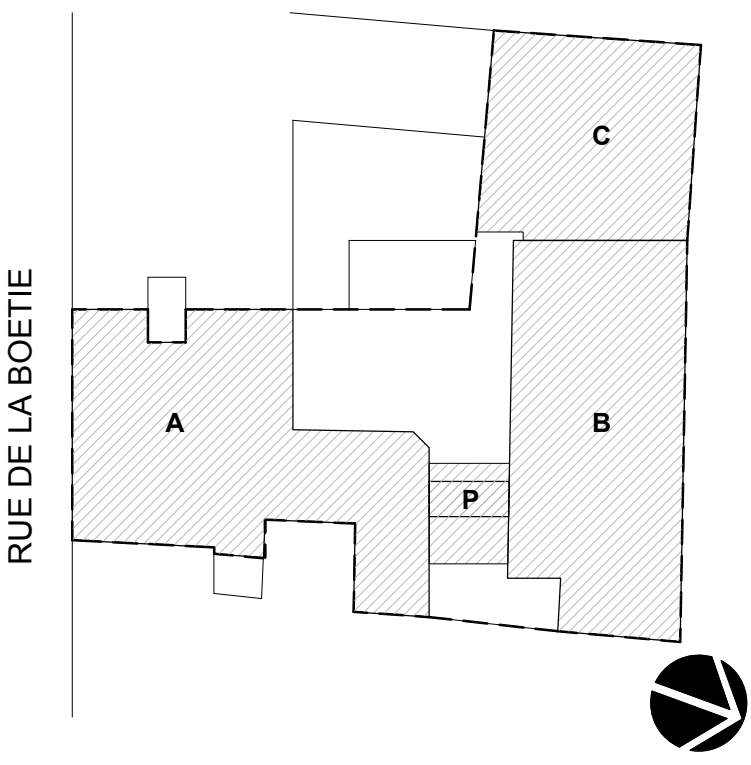

Opération

CENTRE CULTUREL COREEN

20 RUE DE LA BOETIE, 75008 PARIS, FRANCE

Maître d'ouvrage CENTRE CULTUREL COREEN 2 avenue d'Iéna 75116 Paris Tel: 01 47 20 86 38 Fax: SOCOTEC Pôle Construction Paris - 4 rue du Colonel Driant 75040 Paris Cedex 01 Tel: 01 44 76 17 14 Fax: BET Fluides, CVC, Plomberie, Thermique, Acoustique ELITHIS 10 boulevard de Champagne BP 41 249 - 21012 Dijon Cedex Tel: 03 80 43 92 22 Fax: Eclairagiste AARTILL 12 rue de la Forêt 95 100 Montmorency Tel: 01 39 89 97 23 Fax: BET Audiovisuel VIDELIO-IEC 141 avenue des Glacis 92 230 Gennevilliers Tel: 06 22 43 43 73 Fax: Coordinateur SSI ELITHIS 10 boulevard de Champagne BP 41 249 - 21012 Dijon Cedex Tel: 03 80 43 92 22 Fax: Economiste GVI 4 allée des Ambalats BP8 94 420 Le Plessis Trévise Tel: 01 49 62 12 30 Fax: Emetteur Issued by STUDIOS architecture N°Projet Project no. 16015 Format Format A1 Echelle Scale 1 : 100 Date Date 27/12/2018	Architecte STUDIOS Architecture 63 avenue des Champs Elysées 75008 PARIS Tel: 01 44 95 86 60 Fax: 01 45 61 05 51 Coordonnateur SPB COREGI 36 rue de Fontenaille 75003 Paris Tel: 01 42 85 59 50 Fax: BET Structure SCYNA 4 5 place des Bouleaux 94 200 Iry sur Seine Tel: 01 46 70 24 24 Fax: Consultant Sécurité et Accessibilité JCD CONSULTING 7, cours des longs prés 92 100 Boulogne Tel: 06 30 26 99 00 Fax: Payssagiste AGENCE AUGUST 18 rue Pouchet 75 017 Paris Tel: 01 42 28 54 60 Fax: Géomètre expert ROBIN ET ASSOCIES Bureau La Défense - 25 jardins Boileau 92 800 Puteaux Tel: 01 47 75 14 14 Fax: BET Façades, Éclairage GVI 4 allée des Ambalats BP8 94 420 Le Plessis Trévise Tel: 01 49 62 12 30 Fax: Vérifié par Checked by Vérificateur Dessiné par Drawn by Auteur
--	---

Norm de fichier File name C:\Users\Studio\Documents\REVIT\LOCAL\CENTRE CULTUREL COREEN - 2018_niveau 14					
Titre du dessin Drawing Title PLAN D'ETAGE - SS-1 A2.08					
Phase	Emetteur	Lot	Bât	Zone	Indice
PRO	STU	ARC	TB	TZ	D